

**OZNACZENIA:**

- projektowany wodociąg PCWØ160
- projektowane przyłącze wodociągowe
- Projektowany hydrant naziemny dn80

# PROJEKT ZAGOSPODAROWANIA TERENU

Skala 1:1000

## ARKUSZ NR 2

Przedsięwzięcie: Budowa wodociągu wraz z przyłączami we wsi Czarny Brynsk, Grn. Górzno

Objekt: Wodociąg wraz z przyłączami wodociągowymi


Branża: sanitarna Lokalizacja obiektu: Czarny Brynsk, Gmina Górzno i Gmina Lidzbark;

Investor: Gmina Górzno, ul. Rynek 1; 87-320 Górzno;

Firma: **PRZEDSIĘBIORSTWO GOSPODARKI WODNO-SKIEKOWEJ "BIOBOX"**  
Wiesław Mikołajczuk, ul. Polna 101; 87-100 Toruń

Funkcja	Imię i nazwisko	Nr uprawnień	Specjalność	Podpis
Projektant	mgr inż. Wiesław Mikołajczuk	UAN-N.V.60/T0184	Instal.- inż.	
Sprawdzający	mgr inż. Tomasz Szczyński	KUP/0163/POOS/09	Instalacyjna	

Kod rysunku: PROJEKT BUDOWLANY Data opracowania: grudzień 2011 r. Skala: 1:1 000 Nr rys.: **3**

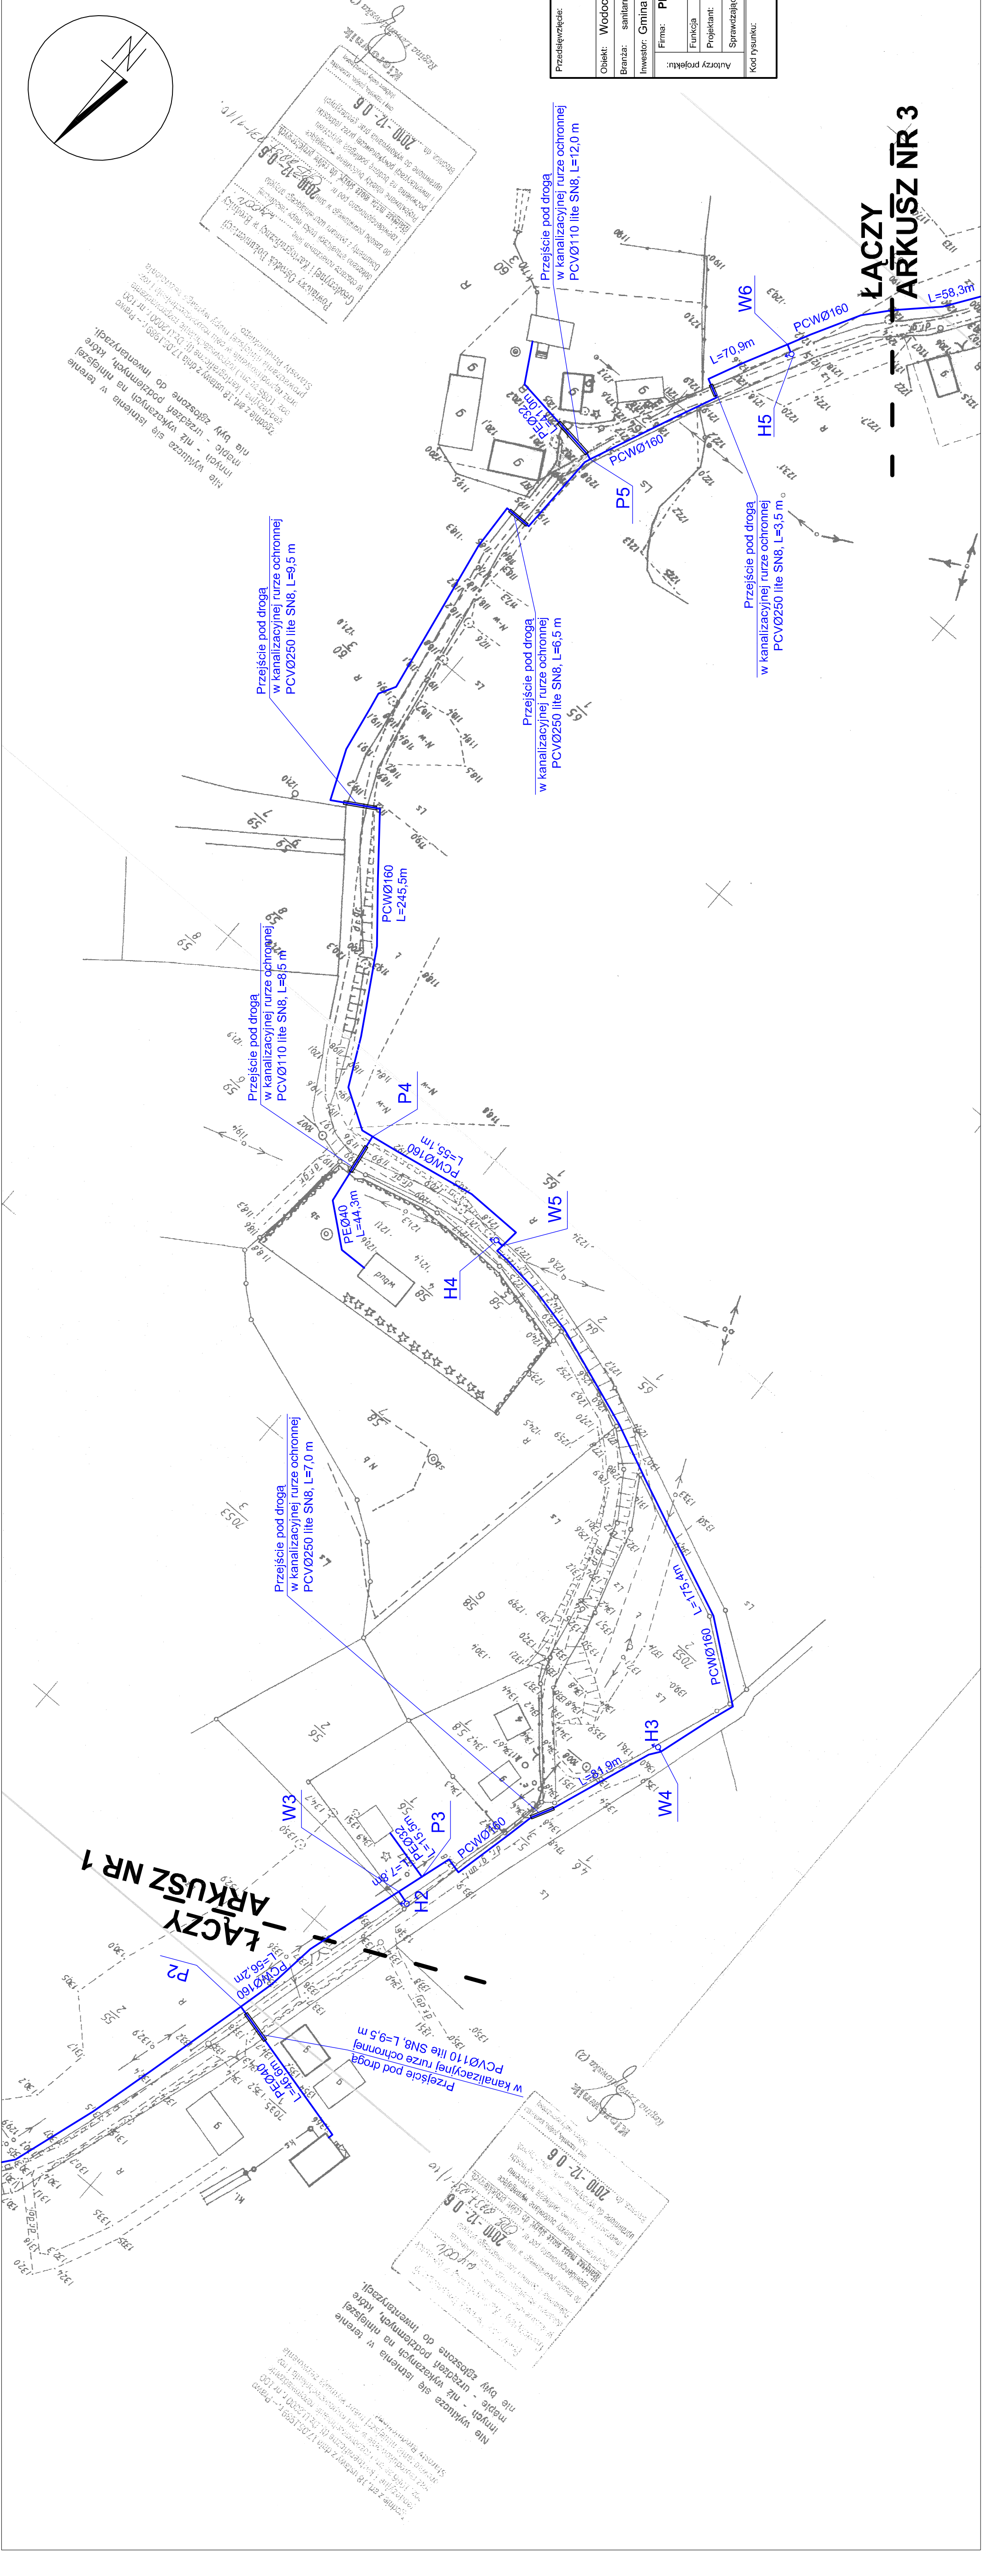

ŁĄCZY ARKUSZ NR 1

ŁĄCZY ARKUSZ NR 3